


RZUT PARTERU
 INSTALACJA CENTRALNEGO OGRZEWANIA
 PODŁĄCZENIE GRZEJNIKÓW DO PIONÓW
 SKALA 1:50

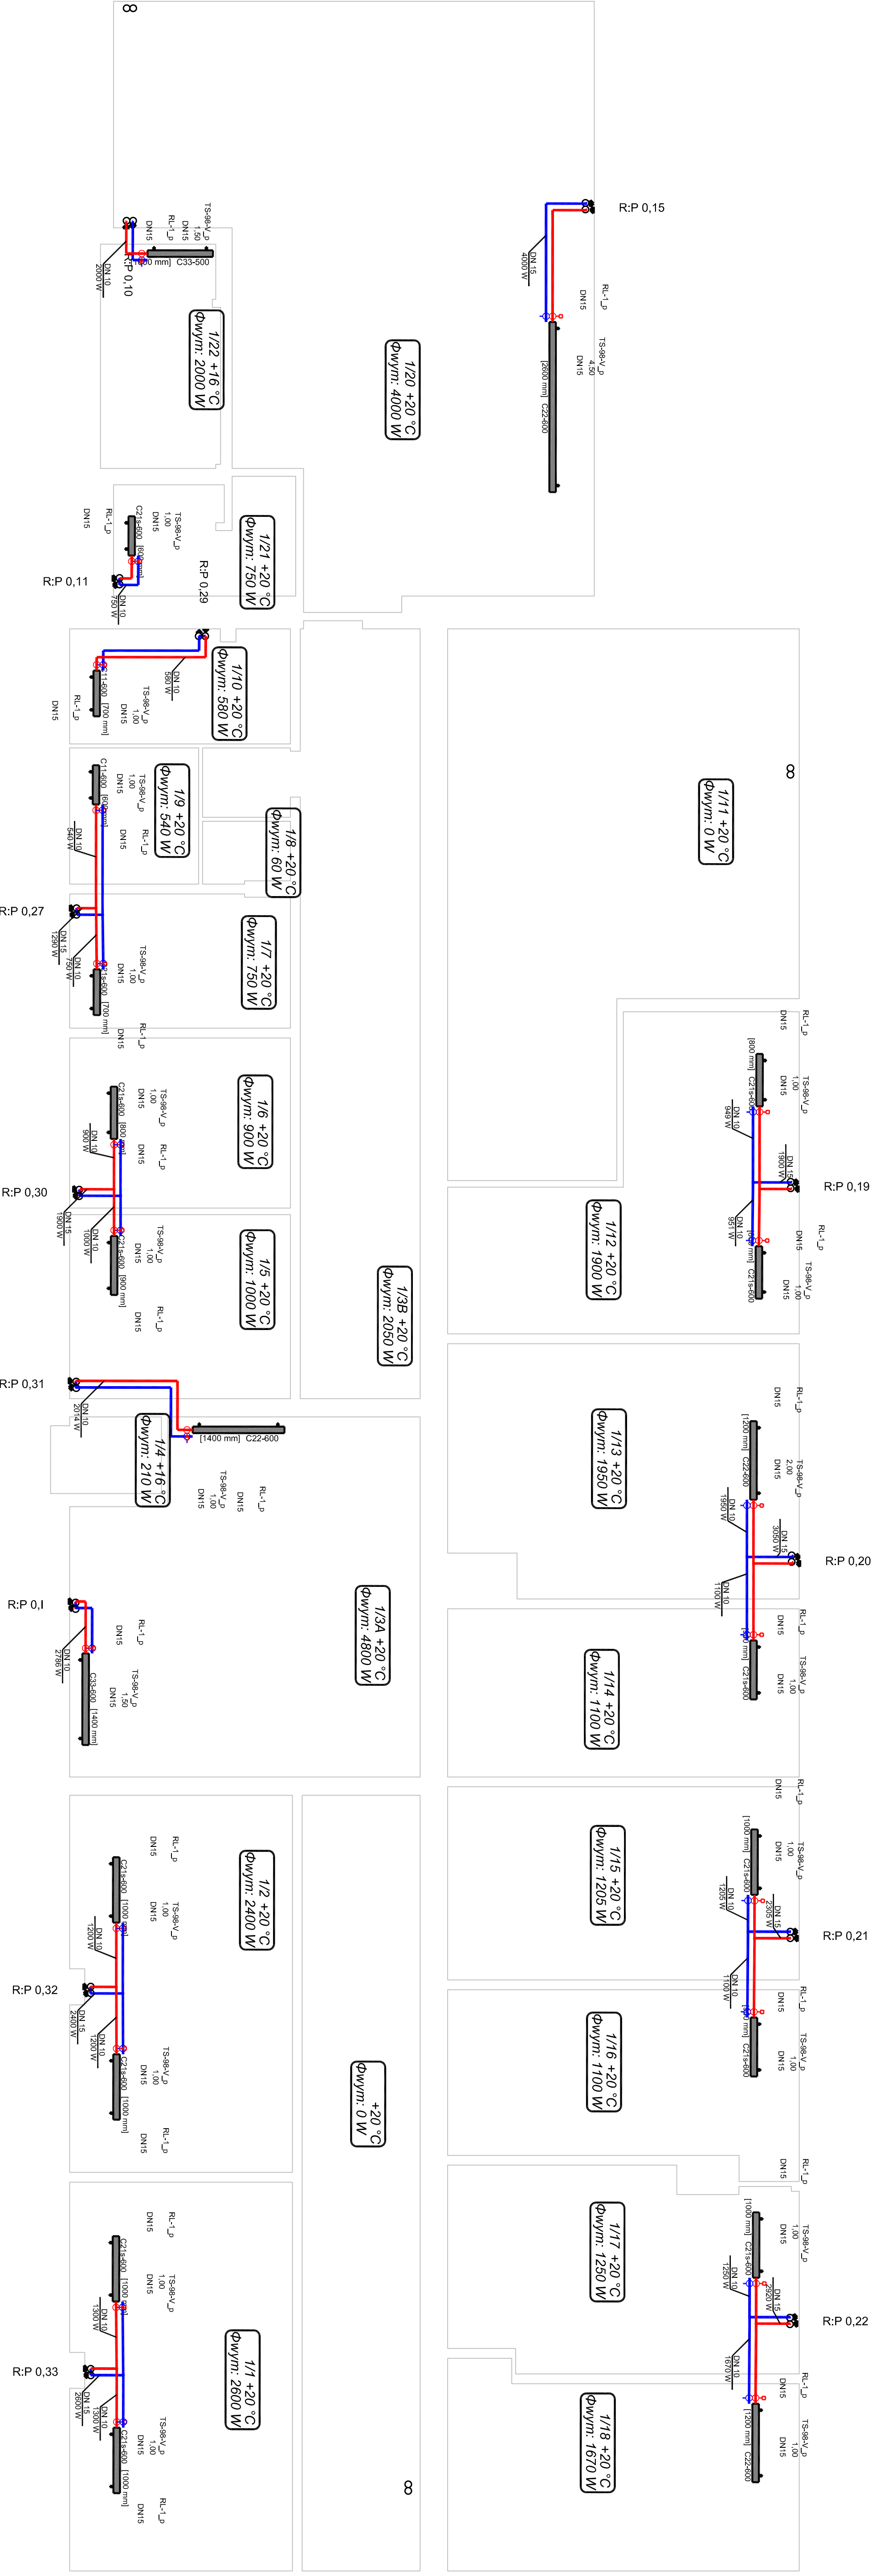

STUDIO "S BIS"				KIELCE UL.Wojska Polskiego 49/18			
Obiekt : Remont instalacji c.o. w części A B Budynku przy ul. Wojskowej 420.				Branża : Instal. Sanit.			
Inwestor : Politechnika Świętokrzyska				Skala : 1:50			
Tytuł : Rzut parteru—INSTALACJA C.O. GRZEJNIKI				Data : 08.2018			
Wykonawca : mgr inż. Ewa Russek				Nr projektu : 4/A			
Sprawdził : Tech. Mł. Wójcik				Data : 08.2018			